



添付資料5-5 水道配管図

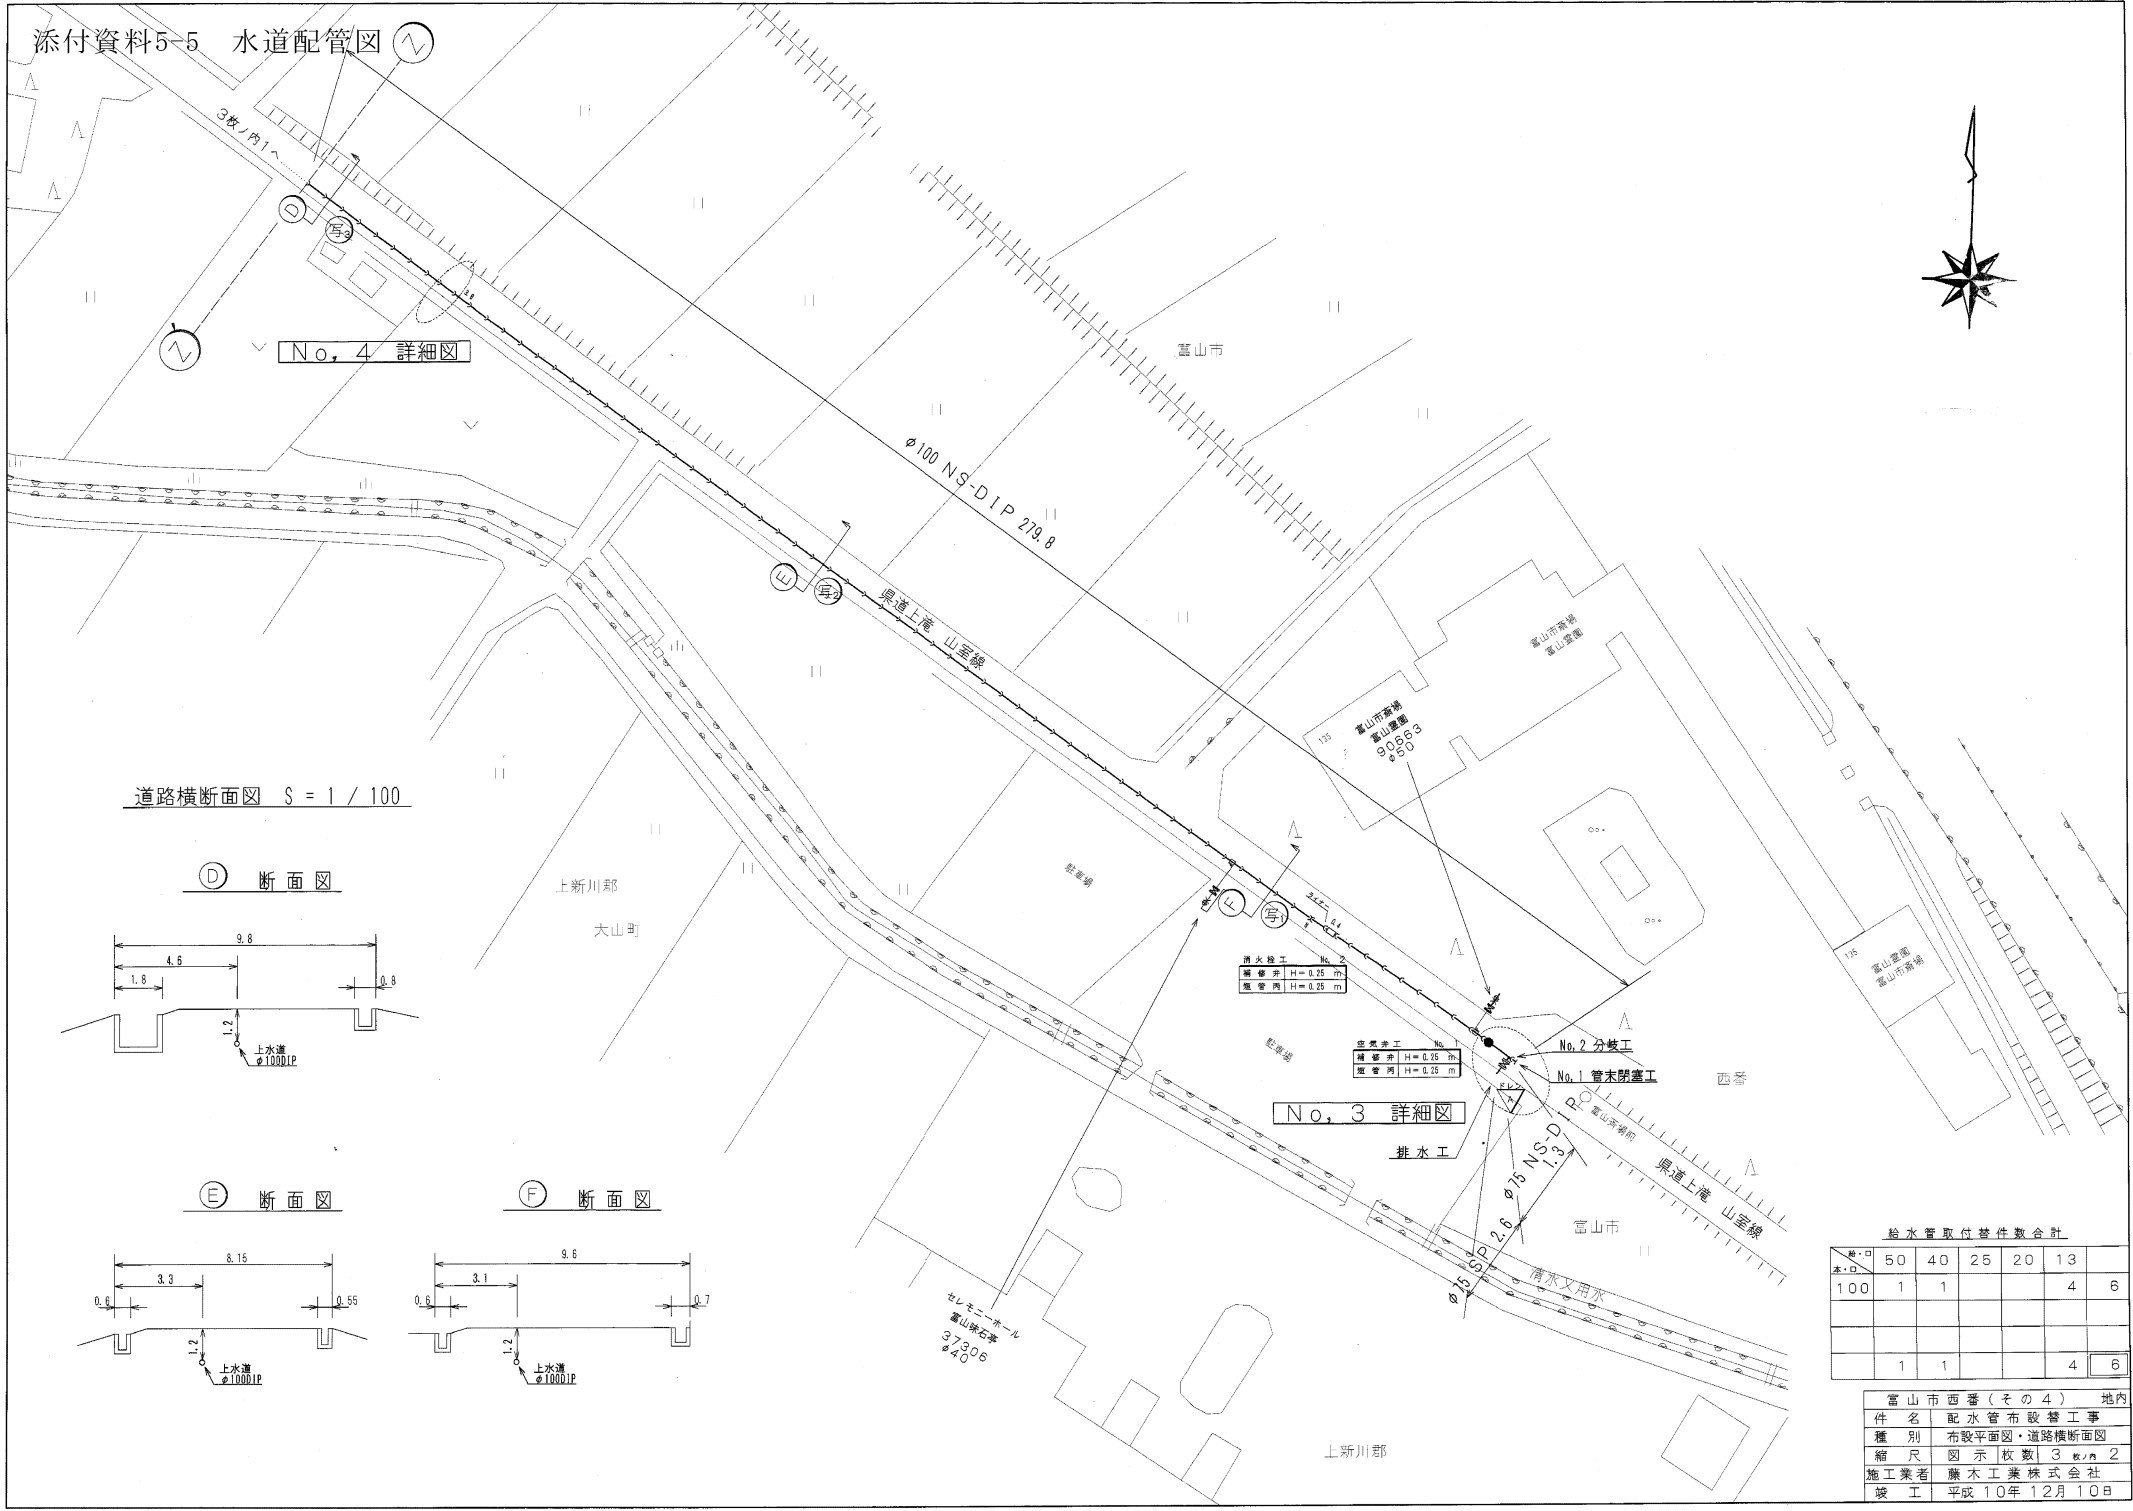


道路横断面図 S = 1 / 100


④ 断面図

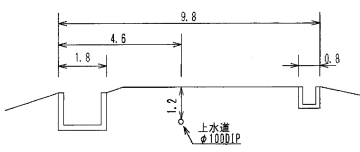

⑤ 断面図

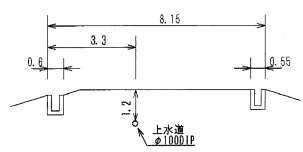

⑥ 断面図

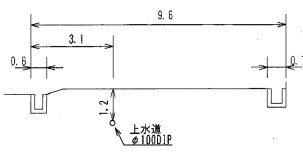

給水管取付替件数合計

種・寸	50	40	25	20	13	
取・替	1	1			4	6
	1	1		4	6	

富山市西番(その4) 地内
 件名 配水管布設替工事
 種別 布設平面図・道路横断面図
 縮尺 図示枚数 | 3枚 | 2
 施工業者 藤木工業株式会社
 竣工 平成10年12月10日